


Ситуационный план.

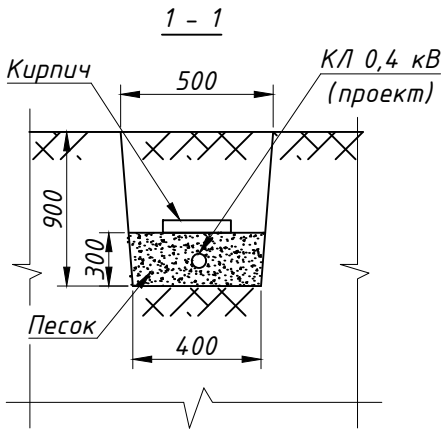

Условные обозначения.

- Проектируемая КЛ-0,4 кВ АВБШВ-1 4*185, Лстр-290 м.
- Труба ПНД
- Проектируемое ВУ наружной установки

Однолинейная схема электроснабжения


 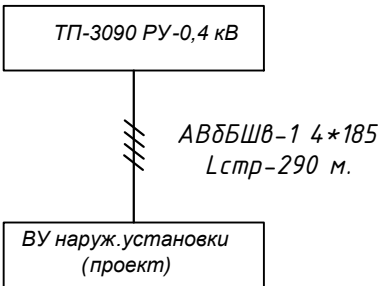


Схема сводки листов



Линия сводки с листом 2

3091/22-ЭС

Филиал ОАО "ИЭСК"
"Южные электрические сети"

| Изм. | Кол.уч. | Лист | № док. | Подпись | Дата |
|----------|------------|---------|--------|---------|------|
| Разраб. | Кондратьев | 08.2023 | | | |
| Проверил | Кондратьев | 08.2023 | | | |
| ГИП | Кондратьев | 08.2023 | | | |

Кабельная линия 0,4 кВ от ТП-3090 до ВУ-0,4 кВ наружной установки

| Стадия | Лист | Листов |
|--------|------|--------|
| РД | 1 | 2 |

Масштаб 1:500



Формат А3


 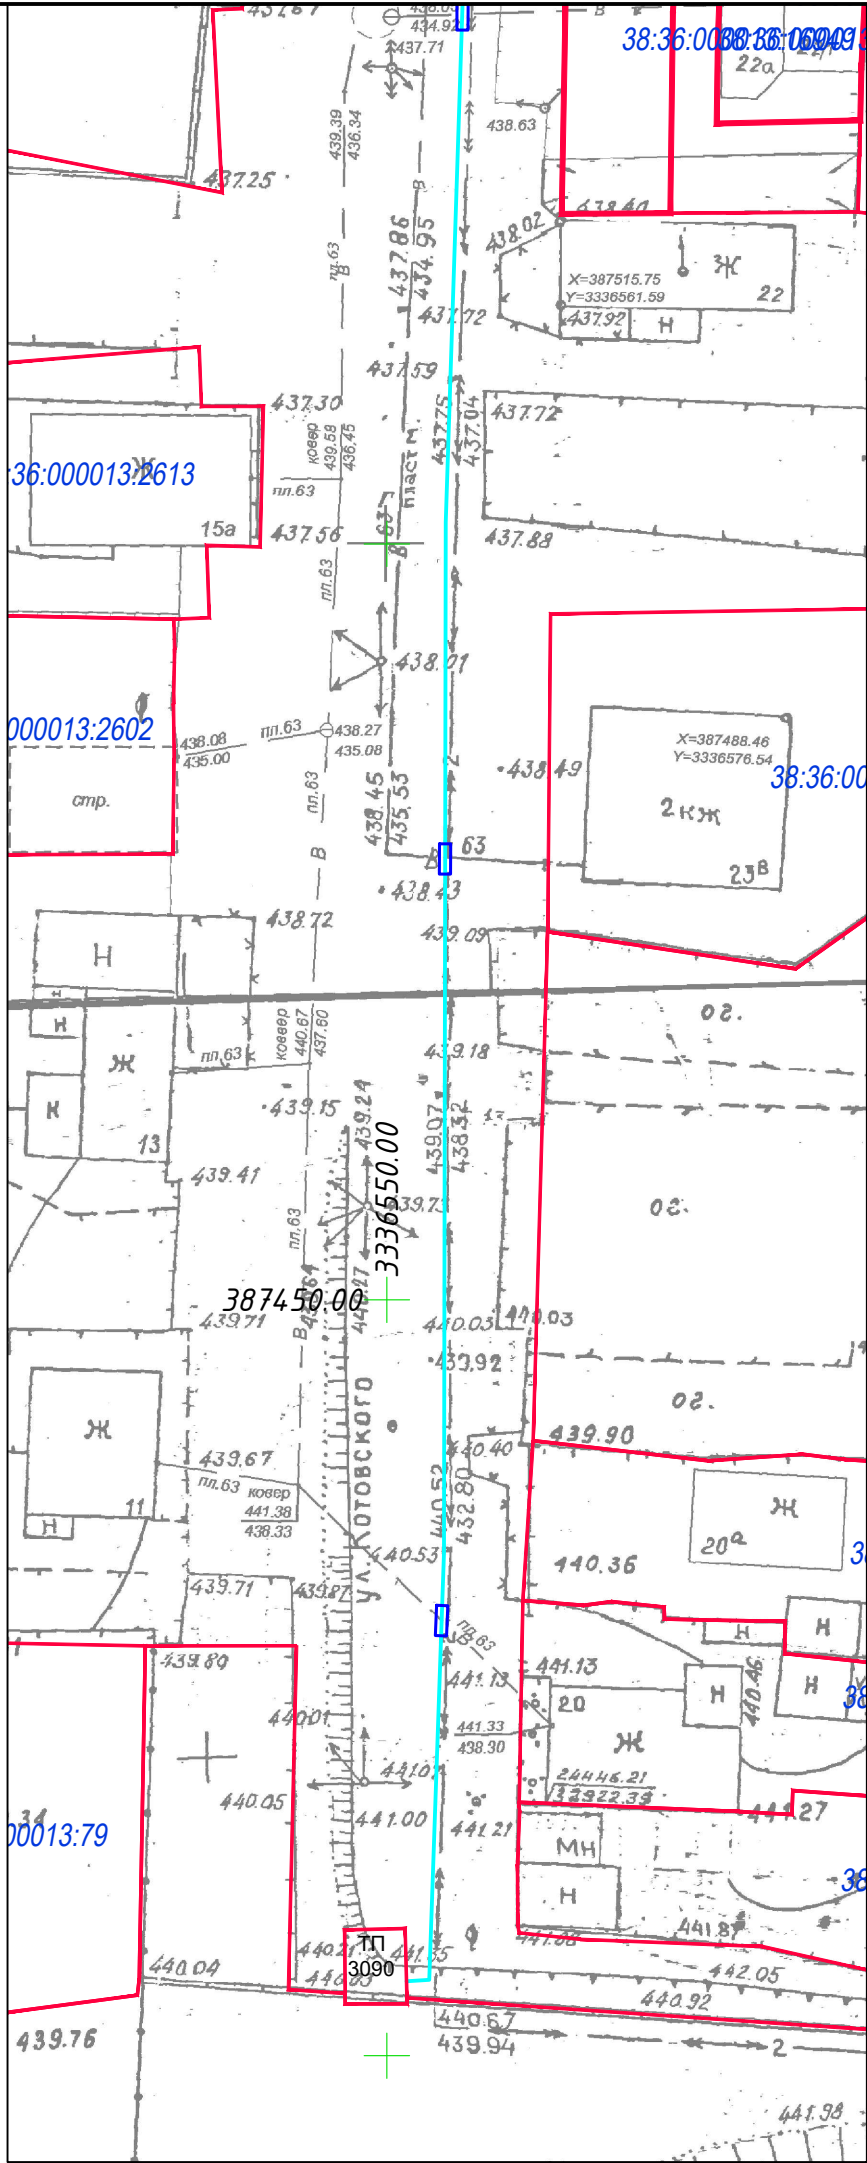


Схема сводки листов



| | | | | |
|-------------|----------------|------------|--|--|
| Согласовано | | | | |
| | | | | |
| Инд. №подл. | Подпись и дата | Взам.инд.№ | | |
| | | | | |

| | | | | | |
|------|---------|------|--------|---------|------|
| | | | | | |
| Изм. | Кол.уч. | Лист | № док. | Подпись | Дата |